


	PRZekażnik ZMIERZCHOWY
	CZUJNIK RUCHU, NASUFITOWY 360°, 1200 W, ZASIĘG MIN. 8 m
	OPRAWA ŚWIELÓWKOWA DPK 218
	OPRAWA ŚWIELÓWKOWA DPK 240
	AGA LIGHT TROLL RC324165SHM RUBIN Clean 3x24W SH MAT IP65 (5250 lm; 74.0 W; 3xT5 24W/830)
	AGA LIGHT TROLL RC424165SHM RUBIN Clean 4x24W SH MAT IP65 (8900 lm; 118.0 W; 2xTL5-54W/840)
	AGA LIGHT TROLL RC424165SHM RUBIN Clean 4x24W SH MAT IP65 (7000 lm; 98.0 W; 4xT5 24W/830)
	MA-GRZ-001 kinkiet GRAZ 16183/87/10 MASSIVE, 7 W, 230 V, IP44
	PHILIPS SPOT LED BCG440 3xLED-K2-10-/WW PSU-E220-240V WĄSKOSTRUMIENIOWA OPRAWA LED (10°), 230 V 50 Hz, ŚWIATŁO - CIEPŁA BIEL
	OPRAWA LED, 230 V 50 Hz, Mur-Led-Inox A04 DO WBUDOWANIA W MUR - ROZMIESZCZENIE WG PROJEKTU ARCHITEKTURY
	ŁĄCZNIK SCHODDOWY/JEDNOBIEGUNOWY W WYKONANIU SZCZELNYM
	ŁĄCZNIK JEDNOBIEGUNOWY W WYKONANIU SZCZELNYM
	ŁĄCZNIK JEDNOBIEGUNOWY
	PRZELĄCZNIK ŚWIECZNIKOWY / JEDNOBIEGUNOWY
	ŁĄCZNIK SCHODDOWY / JEDNOBIEGUNOWY
	PRZYCISK DZWONKOWY 230 V, 50 Hz
	WYPUST ŚCIENNY
	WYPUST SUFITOWY / WYPUST OŚWIELENIOWY
	WYPUST TRÓJFAZOWY
	WYPUST JEDNOFAZOWY
	GNIAZDO WTYKOWE PODWÓJNE
	GNIAZDO WTYKOWE POJEDYNCZE
	J.W. LECZ W WYKONANIU SZCZELNYM IP44
	J.W. LECZ 400 V, 32 A, 50 Hz
	DZWONEK 230 V
	RG ROZDZIELNICA GŁÓWNA BUDYNKU, Z TABLICAMI LICZNIKOWYMI
	RM ROZDZIELNICA MIESZKANIOWA, PODTYNKOWA INSTALOWAĆ NA WYSOKOŚCI 1,4 m OD PODŁOGI
	RW ROZDZIELNICA WĘZŁA CIEPLNEGO
	ZK ZŁĄCZE KABLOWE - POZA ZAKRESEM OPRACOWANIA
	2/2 —NR ODBIORNIKA LUB GRUPY ODBIORNIKÓW W OBWODZIE
	—NR OBWODU ROZDZIELNICY MIESZKANIOWEJ
	A2/2 —NR ODBIORNIKA LUB GRUPY ODBIORNIKÓW
	W OBWODZIE ADMINISTRACYJNYM
	—NR OBWODU ROZDZIELNICY ADMINISTRACYJNEJ
	GŁÓWNY WYŁĄCZNIK POŻAROWY ZASILANIA
	IGLICA ODGROMOWA h = 1,5 m
	ZŁĄCZE KONTROLNE NA ELEWACJI

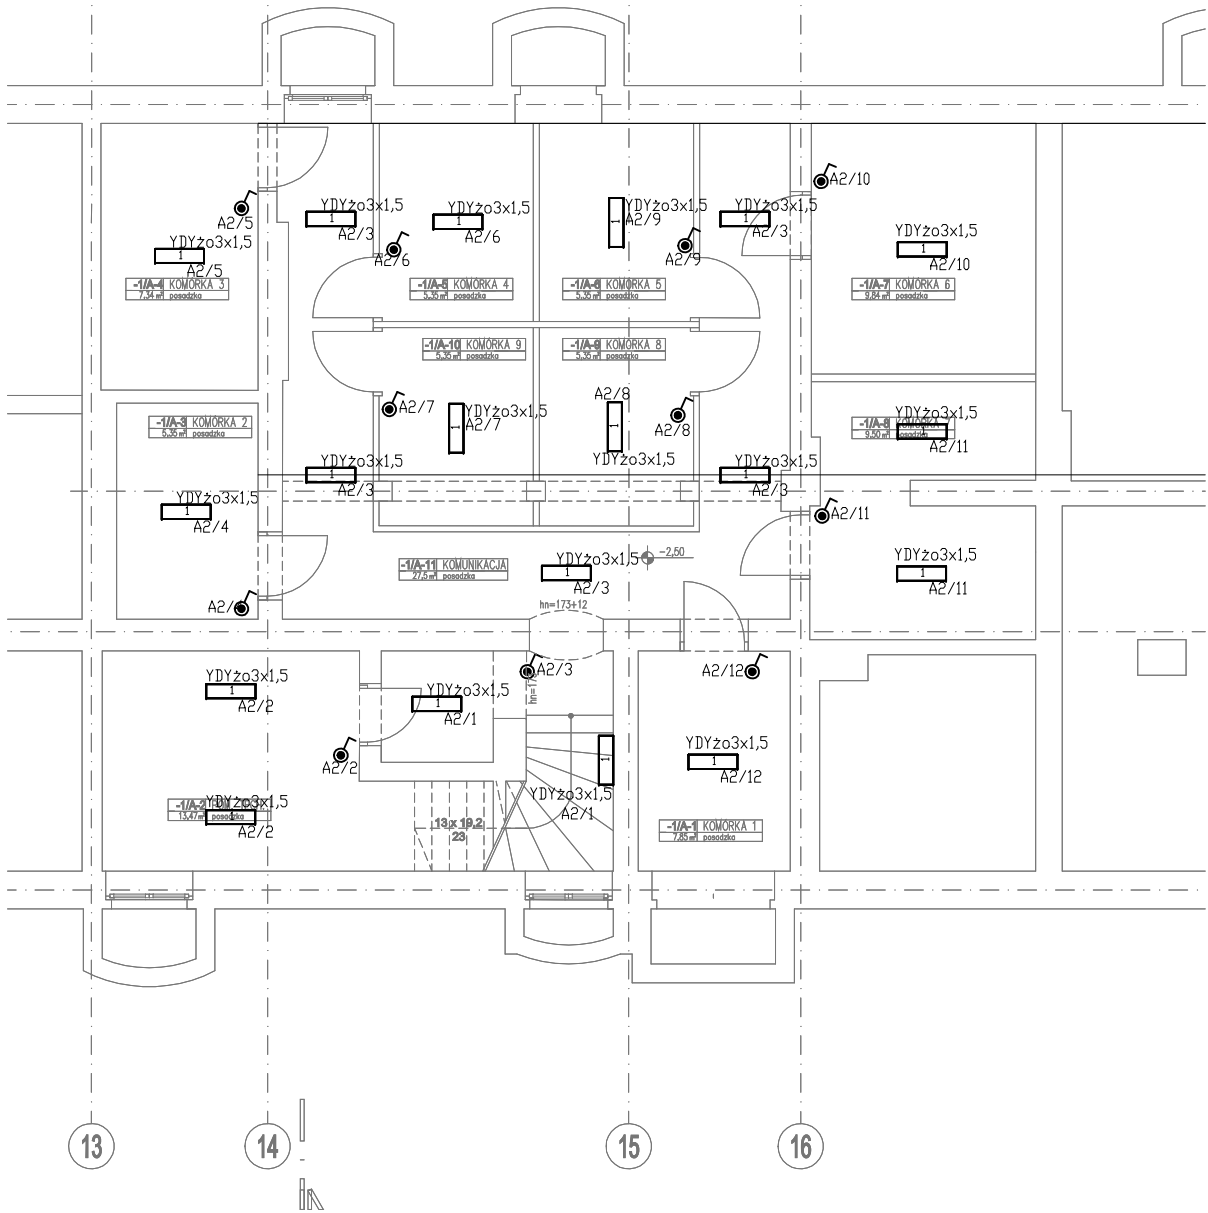

230/400 V 50 Hz
TN-S SAMOCZYNNE WYŁĄCZENIE ZASILANIA

UWAGI:

- INSTALACJĄ W PIWNICY NA NA STRYCHU NATYNKOWA W RURACH INSTALACYJNYCH.
- INSTALACJĄ W MIESZKANIACH I NA KLATCE SCHODOWEJ PODTYNKOWA.
- RÓWNOLEGŁE PROWADZONE PRZEWODY WEWNĘTRZNYCH LINII ZASILAJĄCYCH UKŁAĆ ZACHOWUJĄC MINIMALNĄ ODLEGŁOŚĆ RÓWNĄ ZEWNĘTRZNEJ ŚREDNICY PRZEWODU.
- INSTALACJĄ ODGROMOWĄ WYKONAN ZWODAMI NISKIMI Z DRUTU STALOWEGO OCYNKOWANEGO $\varnothing 8$ mm NA UCHWYtach DYSTANSOWYCH KLEJONYCH DO PAPY. OBRÓBKI BLACHARSKIE NA DACHU I METALOWE RYNNY POŁĄCZYĆ ZE ZWODAMI.

Temat: Przebudowa i nadbudowa budynku wielorodzinnego ul. Folwarczna 1, 67-200 Głogów dz. nr 476, AM-1, obręb: 0009 Żarków			
Inwestor: Gmina Miejska Głogów Rynek 10, 67-200 Głogów			
Projektant:	mgr inż. Marek Maścianica	nr dop.: ZGP-III-630/205/79	podpis:
Sprawdzający:	inż. Kazimierz Węgrzyn	453/73/Wm	
Tytuł rysunku: INSTALACJE ELEKTRYCZNE. - RZUT PIWNICY			
Stadium:	PROJEKT WYKONAWCZY	skala: 1:100	nr rys.: E-1
Data:	SIERPIEŃ 2010	branża: INSTALACJE ELEKTRYCZNE	
AUTORSKIE STUDIO ARCHITEKTURY ASA sp. z o.o. 65-140 Wrocław, ul. Nadwiślańska 61/6 tel./fax 71 758 50 14 asastudio@poczta.onet.pl			