


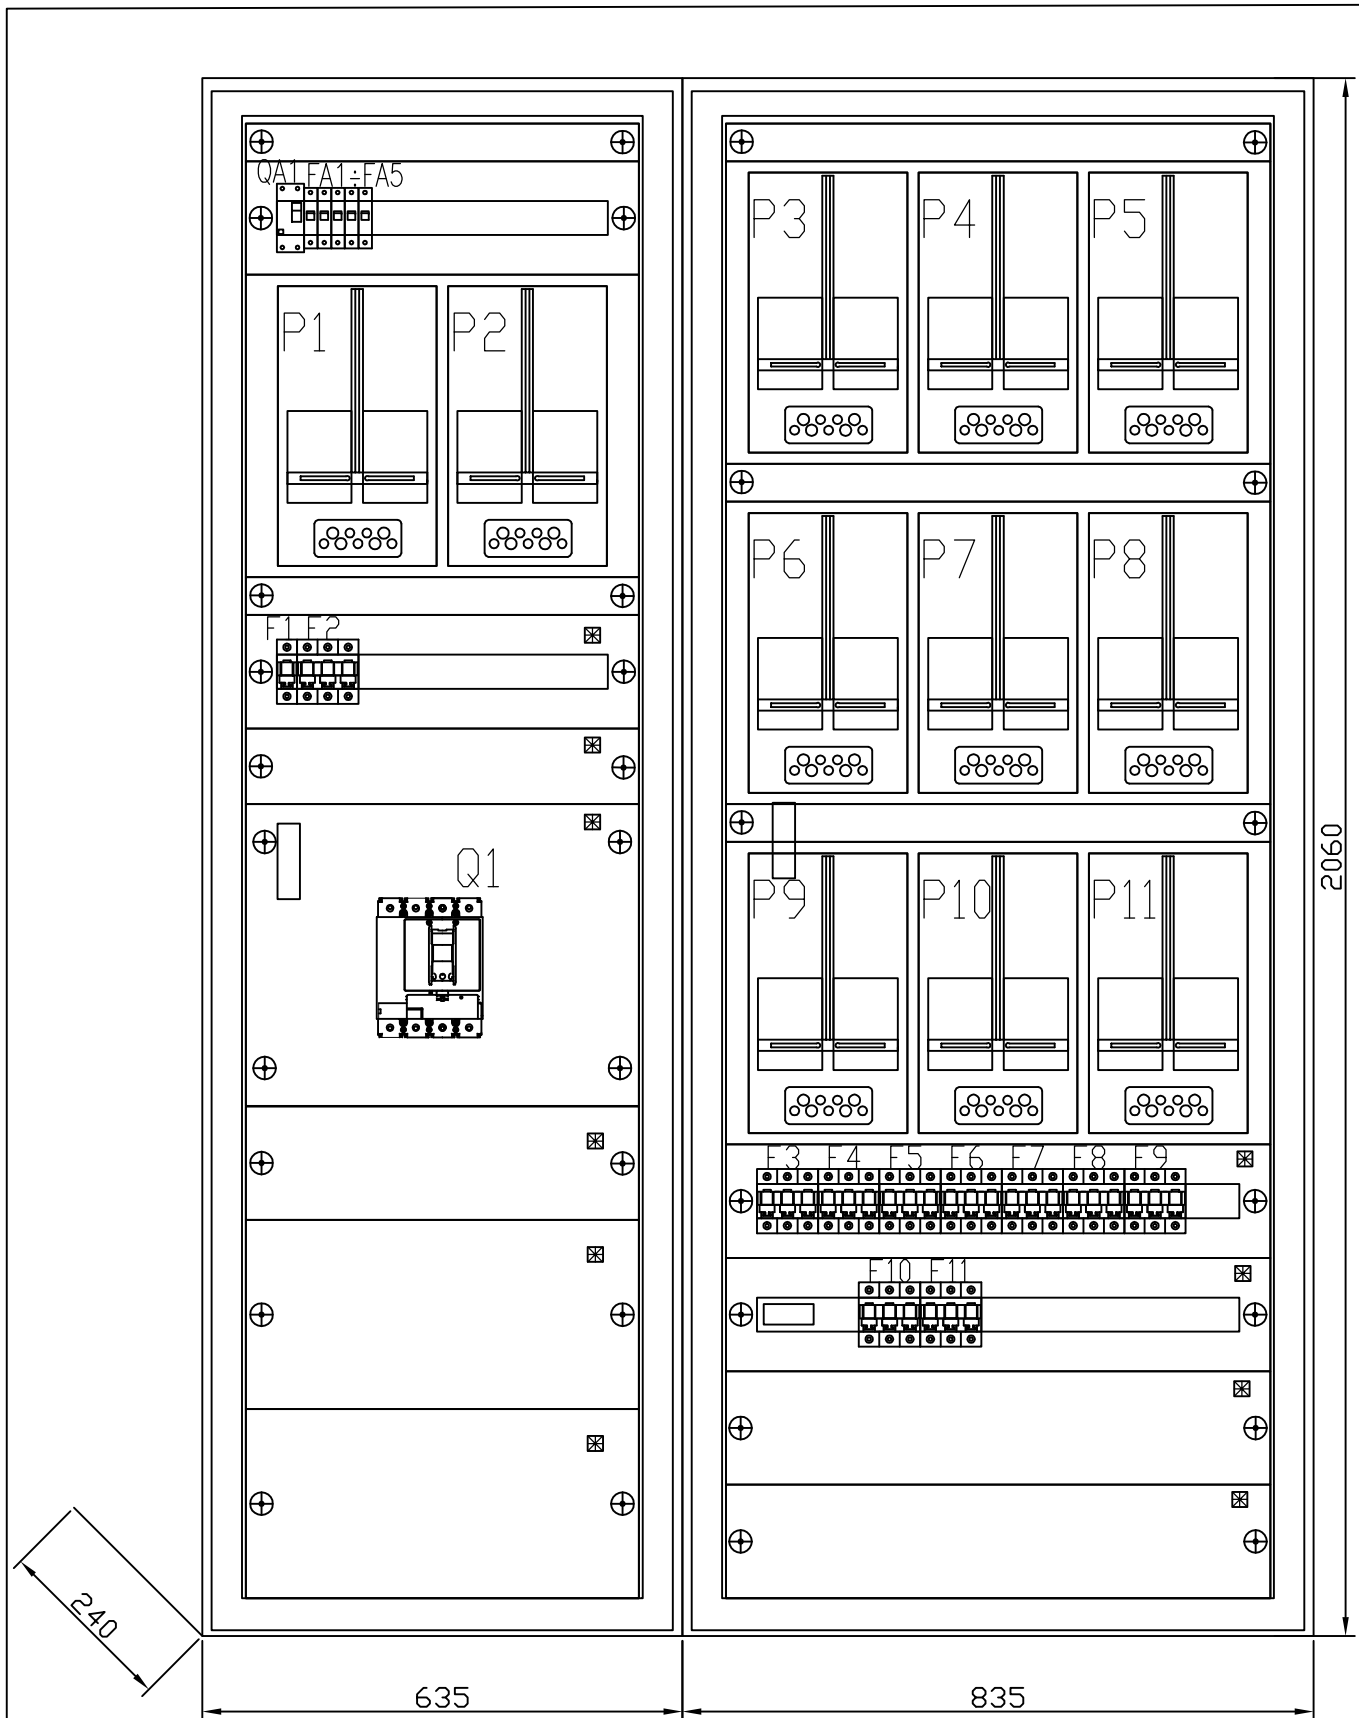

☒ OSŁONY PLOMBOWANE

Rozdzielnica podtynkowa
BPZ-WB3S-800/20/2
BPZ-WB3S-600/20/2
IP30

230/400V 50Hz
TN-S SAMOCZYNNE WYŁĄCZENIE ZASILANIA

Temat: Przebudowa i nadbudowa budynku wielorodzinnego ul. Folwarczna 1, 67-200 Głogów dz. nr 476, AM-1, obręb: 0009 Żarków			
Inwestor: Gmina Miejska Głogów Rynek 10, 67-200 Głogów			
Projektant:	mgr inż. Marek Maścianica	nr. upr.: ZGP-III-630/205/79	podpis:
Sprawdzający:	inż. Kazimierz Węgrzyn	453/73/Wm	
Tytuł rysunku: ROZDZIELNICA RGA - WIDOK			
Stadium: PROJEKT WYKONAWCZY		Skala: 1:10	nr rys.: E-7
Data: SIERPIEŃ 2010		Branża: INSTALACJE ELEKTRYCZNE	


AUTORSKIE STUDIO ARCHITEKTURY
ASA sp. z o.o.
53-149 Wrocław, ul. Radwicka 51/3
tel/fax 71 788 96 14
asaarch@poczta.onet.pl