


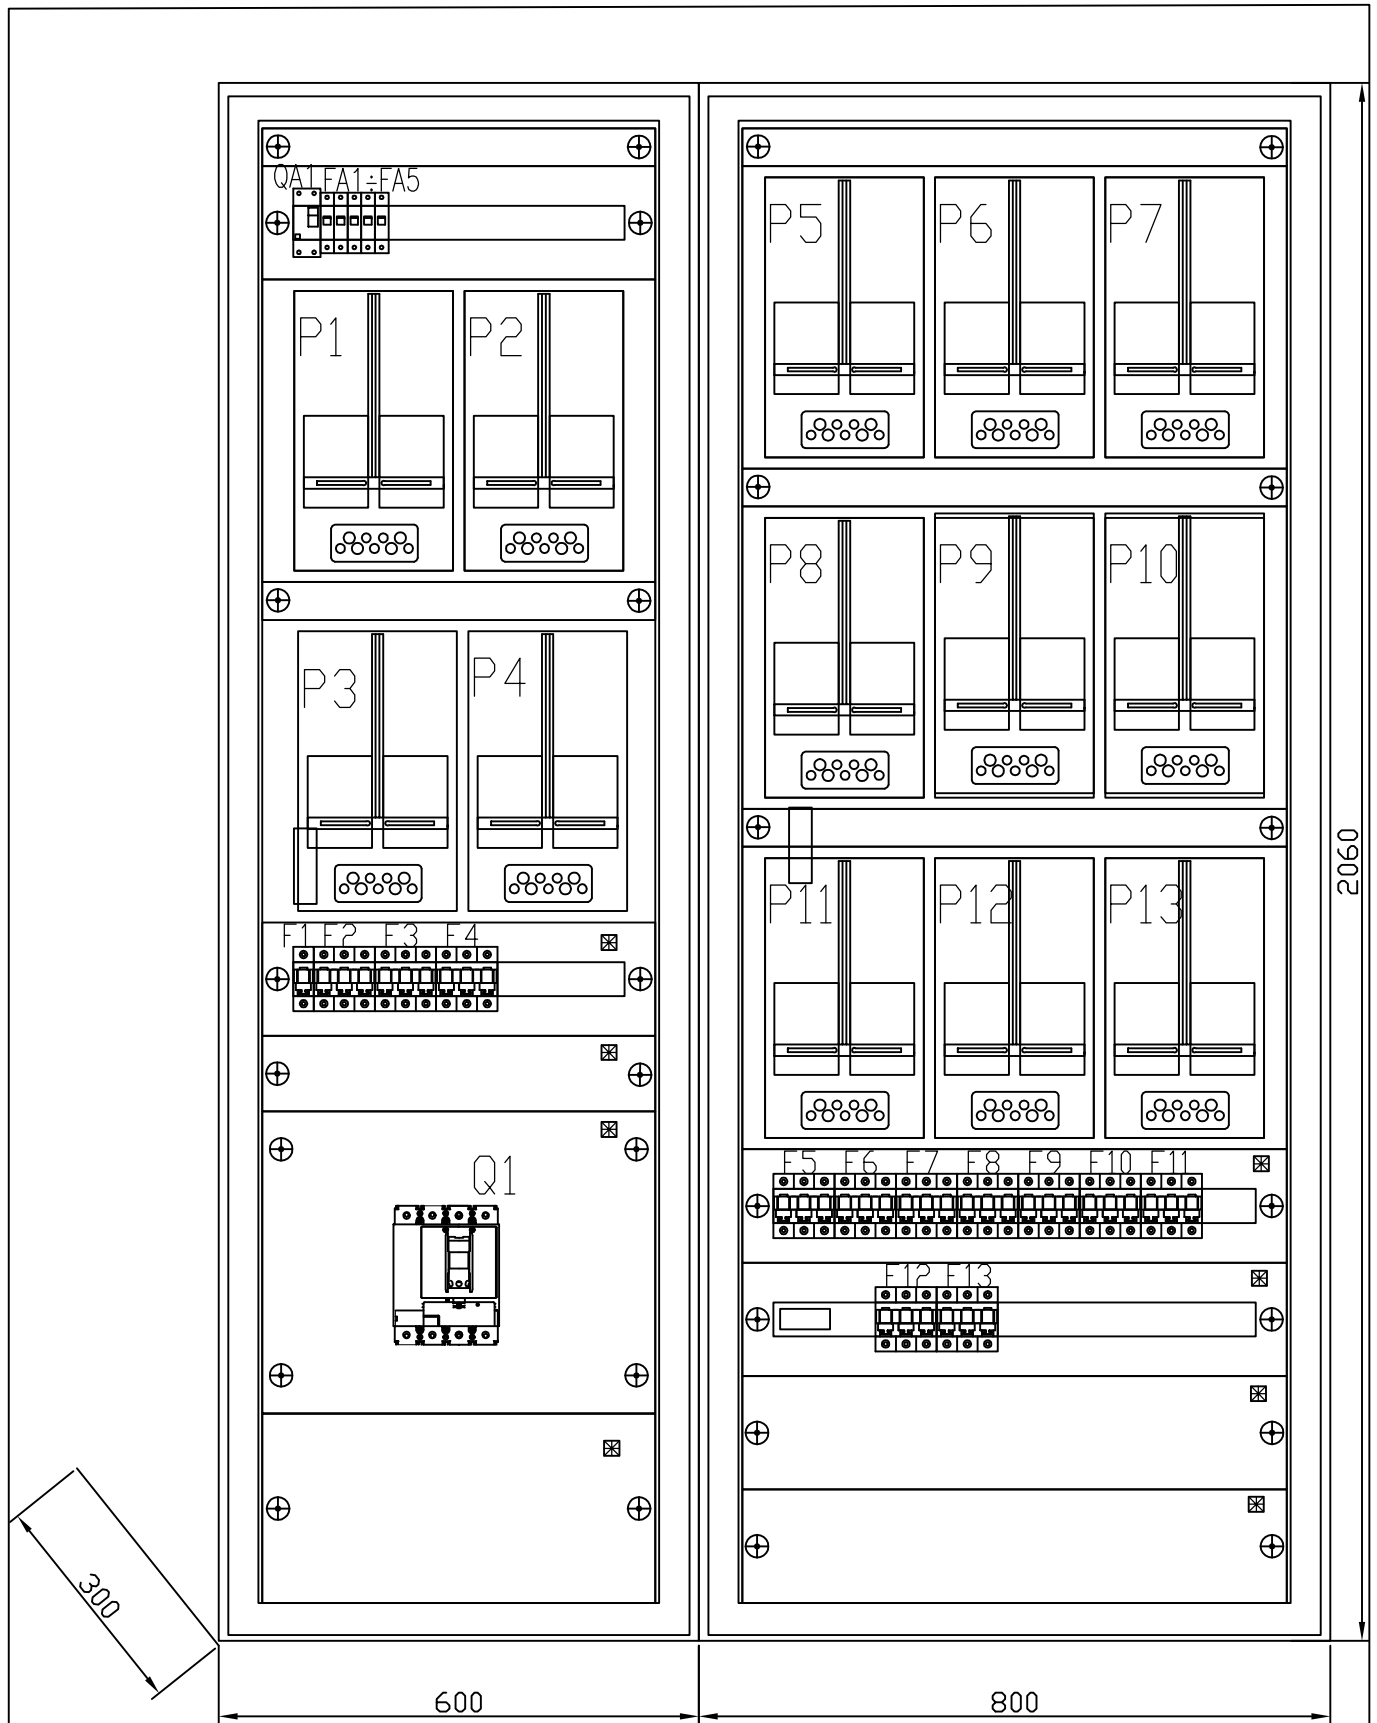

OSŁONY PLOMBOWANE

Rozdzielnica stojąca
BP-F-800/20/3-P
BP-F-600/20/3-P
IP30

230/400V 50Hz
TN-S SAMOCZYNNE WYŁĄCZENIE ZASILANIA

Temat: Przebudowa i nadbudowa budynku wielorodzinnego ul. Folwarczna 1, 67-200 Głogów dz. nr 476, AM-1, obręb: 0009 Żarków			
Inwestor: Gmina Miejska Głogów Rynek 10, 67-200 Głogów			
Projektant:	mgr inż. Marek Maścianica	nr upr.: ZGP-III-630/205/79	podpis:
Sprawdzający:	inż. Kazimierz Węgrzyn	453/73/Wm	
Tytuł rysunku: ROZDZIELNICA RGB - WIDOK			
Stadium: PROJEKT WYKONAWCZY		skala: 1:10	nr rys: E-9
Data: SIERPIEŃ 2010		Brand: INSTALACJE ELEKTRYCZNE	


 AUTORSKIE STUDIO
 ARCHITEKTURY
 ASA sp. z o.o.
53-149 Wrocław, ul. Racławicka 51/3
tel/fax 71 788 96 14
asaarch@poczta.onet.pl