


UWAGI:

1. INSTALACJĄ W PIWNICY NA NA STRYCHU NATYNKOWA W RURACH INSTALACYJNYCH.
2. INSTALACJA W MIESZKANIACH I NA KLATCE SCHODOWEJ PODTYNKOWA.
3. RÓWNOLEGŁE PROWADZONE PRZEWODY WEWNĘTRZNYCH LINII ZASILAJĄCYCH UKŁAĆ ZACHOWUJĄC MINIMALNĄ ODLEGŁOŚĆ RÓWNĄ ZEWNĘTRZNEJ ŚREDNICY PRZEWODU.
4. INSTALACJA ODGROMOWA WYKONAN ZWODAMI NISKIMI Z DRUTU STALOWEGO OCYNKOWANEGO $\varnothing 8$ mm NA UCHWYTACH DYSTANSOWYCH KLEJONYCH DO PAPY. OBRÓBKĘ BLACHARSKIE NA DACHU I METALOWE RYNNY POŁĄCZYĆ ZE ZWODAMI.
5. POŁĄCZENIA WYRÓWNAWCZE W WEZŁE CIEPLNYM WYKONAĆ PRZEWODEM LY204 UŁOŻONYM W RURKACH INSTALACYJNYCH.

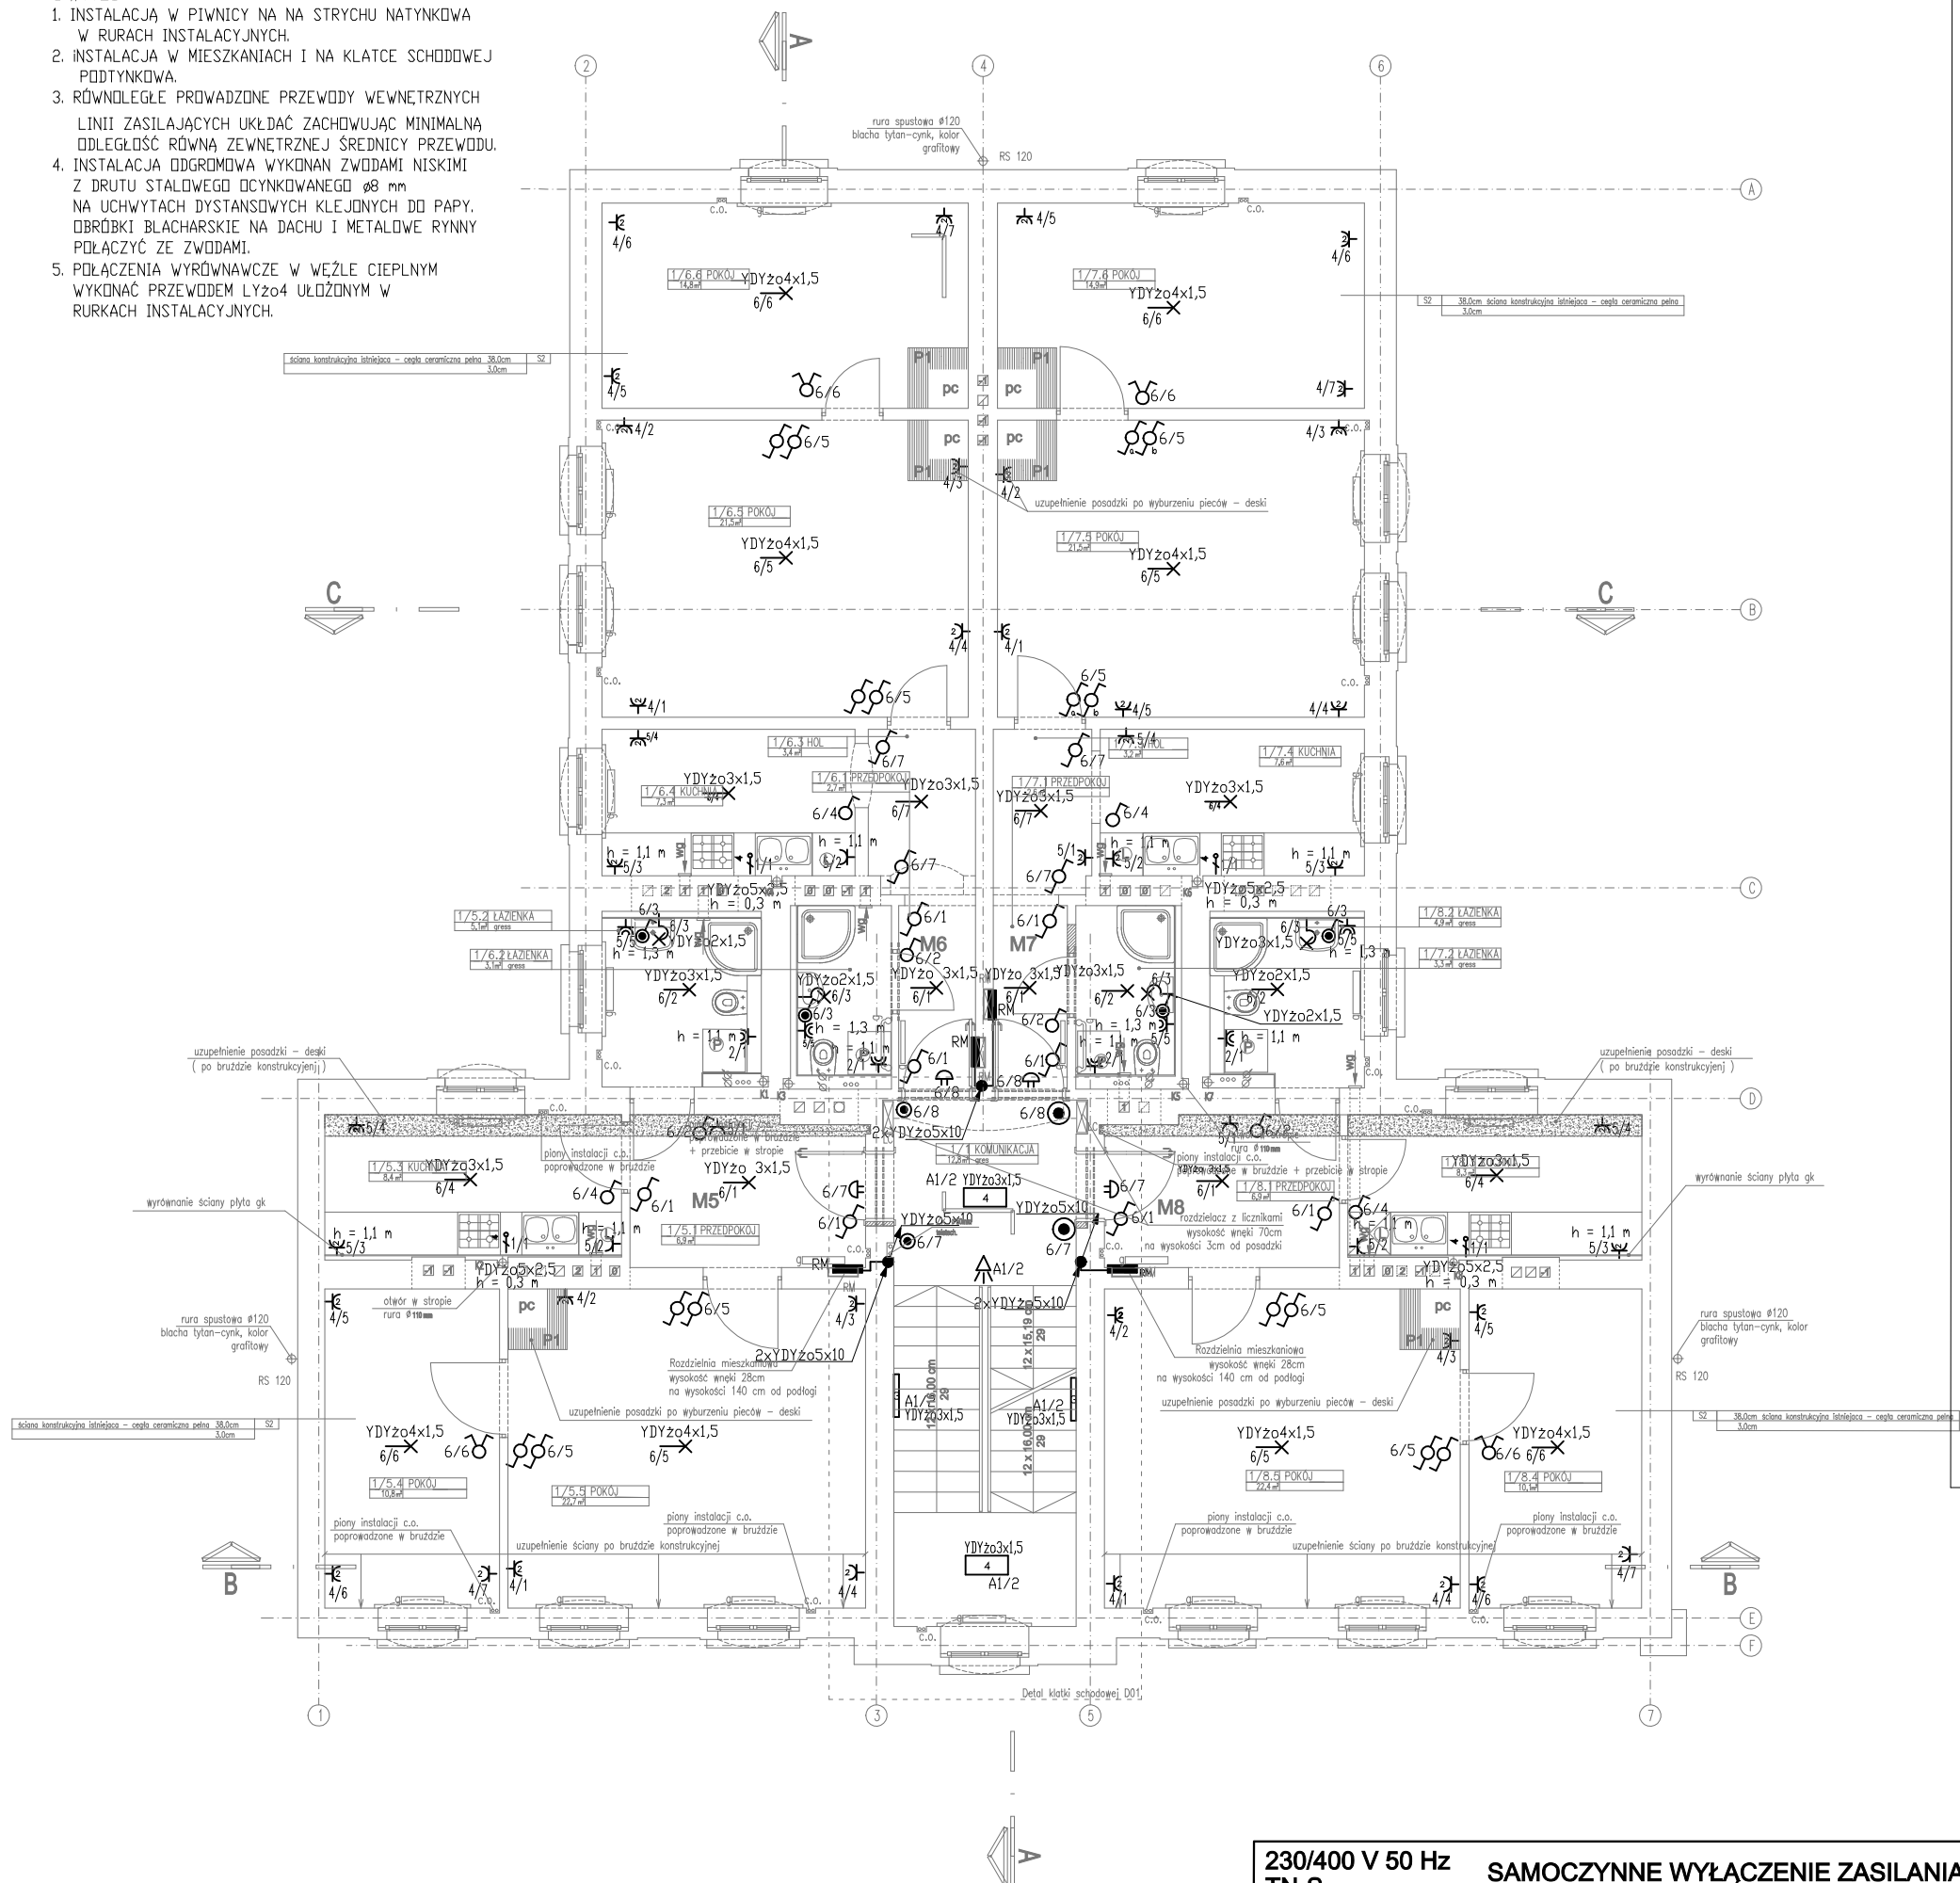

PFK

PRZEKAŹNIK ZMIERZCHOWY



CZUJNIK RUCHU, NASUFITOWY 360°, 1200 W, ZASIĘG MIN. 8 m



OPRAWA ŚWIETLÓWKOWA OPK 218



OPRAWA ŚWIETLÓWKOWA OPK 240

GOLLAND OKTAGO K77 139 AMDS
(3220 lm; 24.0 W; 1xT5 39W/830)

GOLLAND Sp. z o.o. 3503333 VENA N LONG 255
(9600 lm; 112.0 W; 2xTC-LE 55W/830)

SLV Rox Ceiling Out (229756) - Spotline, 50 W, IP44

ŁĄCZNIK SCHODOWY/JEDNOBIEGUNOWY W WYKONANIU SZCZELNYM

ŁĄCZNIK JEDNOBIEGUNOWY W WYKONANIU SZCZELNYM

ŁĄCZNIK JEDNOBIEGUNOWY

PRZEŁĄCZNIK ŚWIECZNIKOWY / JEDNOBIEGUNOWY

ŁĄCZNIK SCHODOWY / JEDNOBIEGUNOWY

PRZYCISK DZWONKOWY 230 V, 50 Hz



WYPUST ŚCIENNY



WYPUST SUFITOWY / WYPUST OŚWIETLENIOWY



WYPUST TRÓJFAZOWY



WYPUST JEDNOFAZOWY



GNIAZDO WTYKOWE PODWÓJNE



GNIAZDO WTYKOWE POJEDYNCZE



J.W. LECZ W WYKONANIU SZCZELNYM IP44



J.W. LECZ 400 V, 32 A, 50 Hz



DZWONEK 220 V



ROZDZIELNICA GŁÓWNA BUDYNKU, Z TABLICAMI LICZNIKOWYMI



ROZDZIELNICA MIESZKANIOWA, PODTYNKOWA
INSTALOWAĆ NA WYSOKOŚCI 1,4 m OD PODŁOGI



ROZDZIELNICA WEZŁA CIEPLNEGO



ZŁĄCZE KABLOWE - POZA ZAKRESEM OPRACOWANIA

- 2/2 — NR ODBIORNIKA LUB GRUPY ODBIORNIKÓW W OBWODZIE
NR OBWODU ROZDZIELNICY MIESZKANIOWEJ
A2/2 — NR ODBIORNIKA LUB GRUPY ODBIORNIKÓW
W OBWODZIE ADMINISTRACYJNYM
NR OBWODU ROZDZIELNICY ADMINISTRACYJNEJ



GŁÓWNY WYŁĄCZNIK POŻAROWY ZASILANIA



IGLICA ODGROMOWA $h = 1,5$ m



ZŁĄCZE KONTROLNE NA ELEWACJI

230/400 V 50 Hz
TN-S

SAMOCZYNNE WYŁĄCZENIE ZASILANIA

Temat: Remont i przebudowa budynku wielorodzinnego przy ul. Folwarcznej 3, 67-200 Głogów dz. nr 476, AM-1, obręb: Żarków				
Inwestor: Gmina Miejska Głogów Rynek 10, 67-200 Głogów				
Projektant: mgr inż. Marek Maścianica	nr rys.: ZGP-III-630/205/79			podpis:
Sprawdzający: inż. Kazimierz Węgrzyn	453/73/Wm			
Tytuł rysunku: INSTALACJE ELEKTRYCZNE - RZUT PIĘTRA				
Stadium: PROJEKT WYKONAWCZY		skala: 1:100	nr rys.: E-3	
Data: SIERPIEŃ 2010	Branża: INSTALACJE ELEKTRYCZNE	65-140 Wrocław, ul. Nadzieja 618 tel/fax 71 750 50 14 www.asaarchitects.com.pl		