


UWAGI:

1. INSTALACJĄ W PIWNICY NA NA STRYCHU NATYNKOWA W RURACH INSTALACYJNYCH.
2. INSTALACJA W MIESZKANIACH I NA KLATCE SCHODOWEJ PODTYNKOWA.
3. RÓWNOLEGŁE PROWADZONE PRZEWODY WEWNĘTRZNYCH LINII ZASILAJĄCYCH UKŁAĆ ZACHOWUJĄC MINIMALNĄ ODLEGŁOŚĆ RÓWNĄ ZEWNĘTRZNEJ ŚREDNICY PRZEWODU.
4. INSTALACJA ODGROMOWA WYKONAN ZWODAMI NISKIMI Z DRUTU STALOWEGO OCYNKOWANEGO $\varnothing 8$ mm NA UCHWYTACH DYSTANSOWYCH KLEJONYCH DO PAPY. OBRÓBKĘ BLACHARSKIE NA DACHU I METALOWE RYNNY POŁĄCZYĆ ZE ZWODAMI.
5. POŁĄCZENIA WYRÓWNAWCZE W WĘZLE CIEPLNYM WYKONAĆ PRZEWODEM LY2o4 UŁOŻONYM W RURKACH INSTALACYJNYCH.

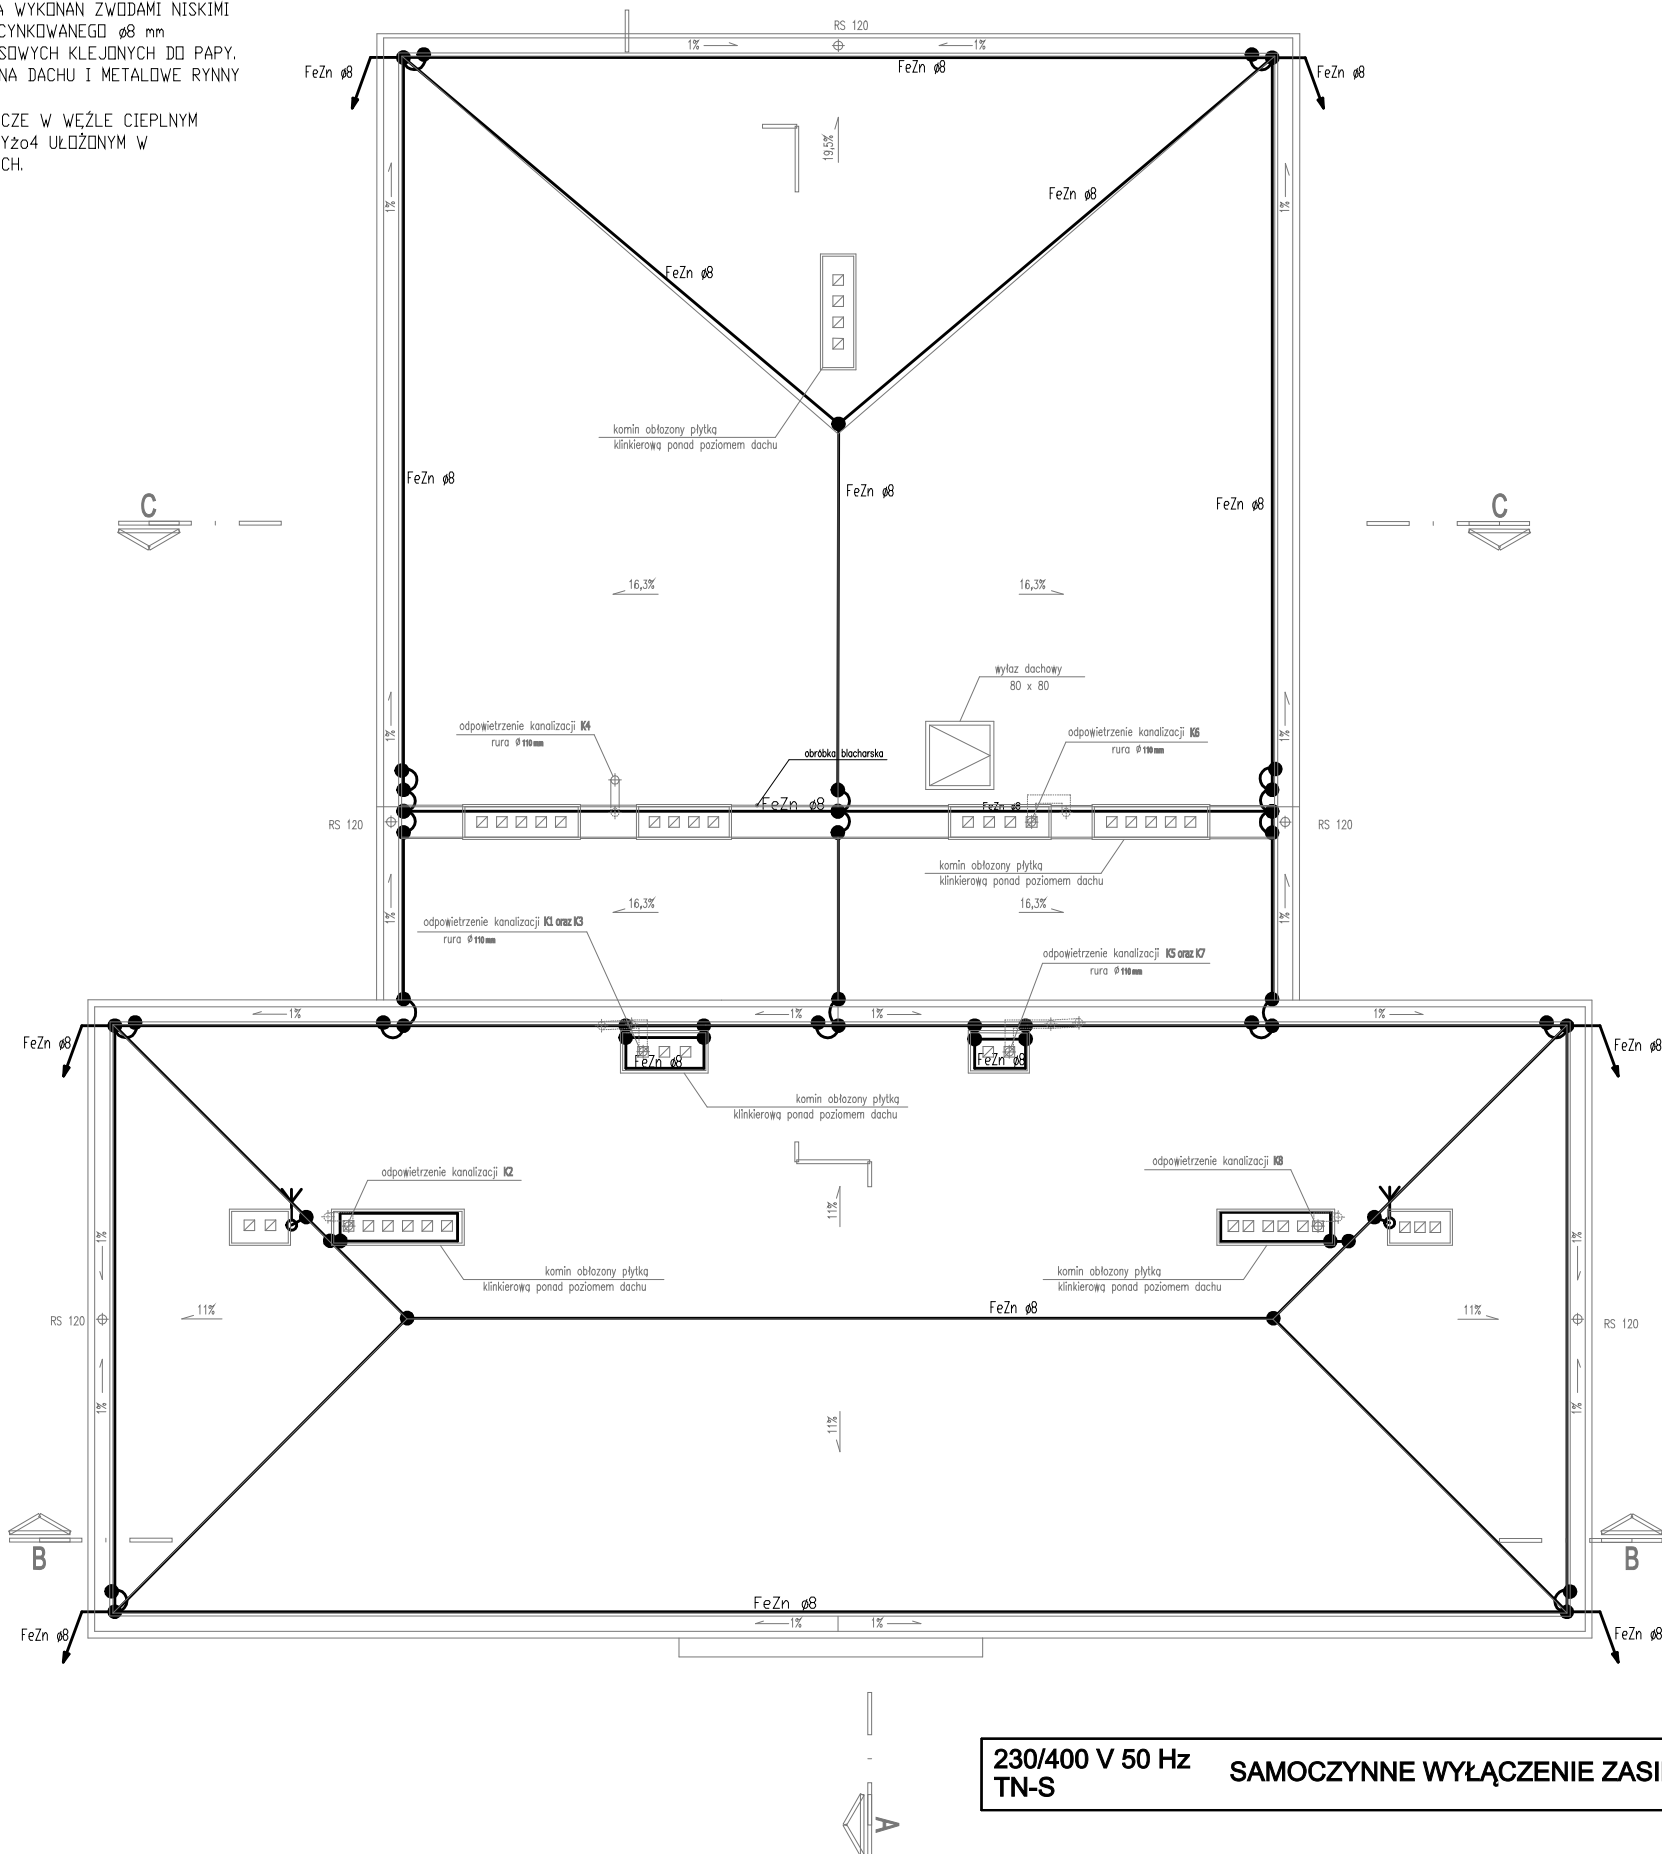

PKF

PRZEKAŹNIK ZMIERZCHOWY



CZUJNIK RUCHU, NASUFITOWY 360°, 1200 W, ZASIĘG MIN. 8 m

1

OPRAWA ŚWIETŁÓWKOWA OPK 218

2

OPRAWA ŚWIETŁÓWKOWA OPK 240

GOLLAND OKTAGO K77 139 AMDS
(3220 lm; 24.0 W; 1xT5 39W/830)

4

GOLLAND Sp. z o.o. 3503333 VENA N LONG 255
(9600 lm; 112.0 W; 2xTC-LE 55W/830)

⊗

SLV Rox Ceiling Out (229756) – Spotline, 50 W, IP44



ŁĄCZNIK SCHODOWY/JEDNOBIEGUNOWY W WYKONANIU SZCZELNYM



ŁĄCZNIK JEDNOBIEGUNOWY W WYKONANIU SZCZELNYM



ŁĄCZNIK JEDNOBIEGUNOWY



PRZELĄCZNIK ŚWIECZNIKOWY / JEDNOBIEGUNOWY



ŁĄCZNIK SCHODOWY / JEDNOBIEGUNOWY



WYPUST ŚCIENNY



WYPUST SUFITOWY / WYPUST OŚWIETLENIOWY



WYPUST TRÓJFAZOWY



WYPUST JEDNOFAZOWY



GNIAZDO WTYKOWE PODWÓJNE



GNIAZDO WTYKOWE POJEDYNCZE



J.W. LECZ W WYKONANIU SZCZELNYM IP44



J.W. LECZ 400 V, 32 A, 50 Hz



DZWONEK 220 V

RG

ROZDZIELNICA GŁÓWNA BUDYNKU, Z TABLICAMI LICZNIKOWYMI

RM

ROZDZIELNICA MIESZKANIOWA, PODTYNKOWA
INSTALOWAĆ NA WYSOKOŚCI 1,4 m OD PODŁOGI

RW

ROZDZIELNICA WĘZŁA CIEPLNEGO

ZK

ZŁĄCZE KABLOWE – POZA ZAKRESEM OPRACOWANIA

2/2

NR ODBIORNIKA LUB GRUPY ODBIORNIKÓW W OBWODZIE

NR

OBWODU ROZDZIELNICY MIESZKANIOWEJ

A2/2

NR ODBIORNIKA LUB GRUPY ODBIORNIKÓW

W OBWODZIE ADMINISTRACYJNYM

NR OBWODU ROZDZIELNICY ADMINISTRACYJNEJ

⊗

GŁÓWNY WYŁĄCZNIK POŻAROWY ZASILANIA

Y

IGLICA ODGROMOWA h = 1,5 m

⊗

ZŁĄCZE KONTROLNE NA ELEWACJI

Temat: Remont i przebudowa budynku wielorodzinnego przy ul. Folwarcznej 3, 67-200 Głogów dz. nr 476, AM-1, obręb: 0009 Żarków			
Inwestor: Gmina Miejska Głogów Rynek 10, 67-200 Głogów			
Projektant:	mgr inż. Marek Maścianica	nr. upr.: ZGP-III-630/205/79	podpis:
Sprawdzający:	inż. Kazimierz Węgrzyn	453/73/Wm	
Tytuł rysunku: INSTALACJE ELEKTRYCZNE - RZUT DACHU			
Stadium:	PROJEKT WYKONAWCZY	skala: 1:100	nr rys.: E-5
Data:	SIERPIEŃ 2010	branża: INSTALACJE ELEKTRYCZNE	
AUTORSKIE STUDIO ARCHITEKTURY ASA sp. z o.o. 69-149 Wrocław, ul. Nadwiśńska 61/6 tel./fax 71 758 99 14 asastudio@poczta.onet.pl			