


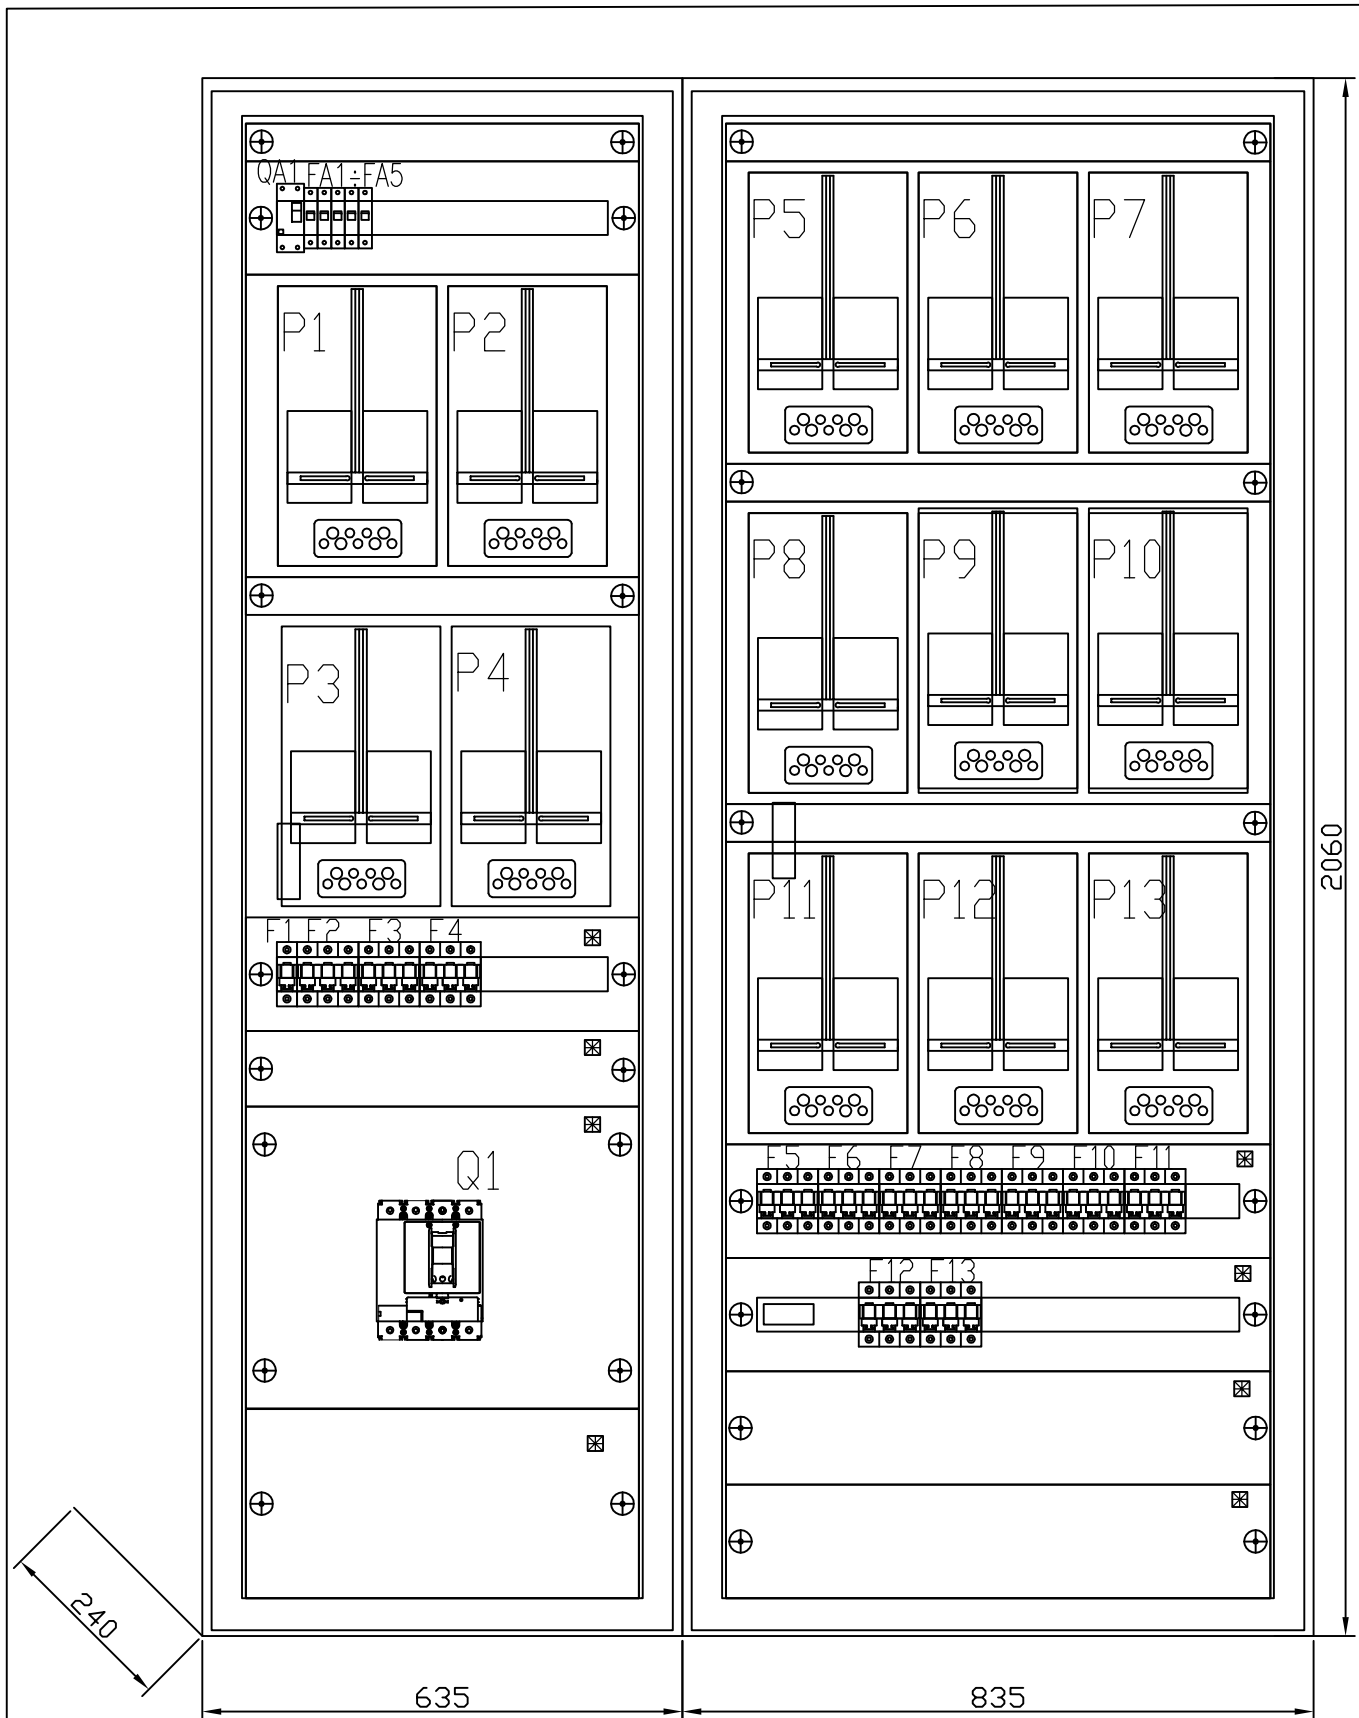

☒ OSŁONY PLOMBOWANE

Rozdzielnica podtynkowa
BPZ-WB3S-800/20/2
BPZ-WB3S-600/20/2
IP30

230/400V 50Hz
TN-S SAMOCZYNNNE WYŁĄCZENIE ZASILANIA

Temat: Remont i przebudowa budynku wielorodzinnego przy ul. Folwarcznej 3, 67-200 Głogów dz. nr 476, AM-1, obręb: 0009 Żarków			
Inwestor: Gmina Miejska Głogów Rynek 10, 67-200 Głogów			
Projektant:	mgr inż. Marek Maścianica	nr upr.:	ZGP-III-630/205/79
Sprawdzający:	inż. Kazimierz Węgrzyn	453/73/Wm	
Tytuł rysunku: ROZDZIELNICA RG - WIDOK			
Stadium: PROJEKT WYKONAWCZY		skala: 1:10	nr rys.: E-7
Data: SIERPIEŃ 2010		Brand: INSTALACJE ELEKTRYCZNE	



AUTORSKIE STUDIO
ARCHITEKTURY
ASA sp. z o.o.

53-149 Wrocław, ul. Racławicka 51/3
tel/fax 71 788 96 14
asaarch@poczta.onet.pl