



RM

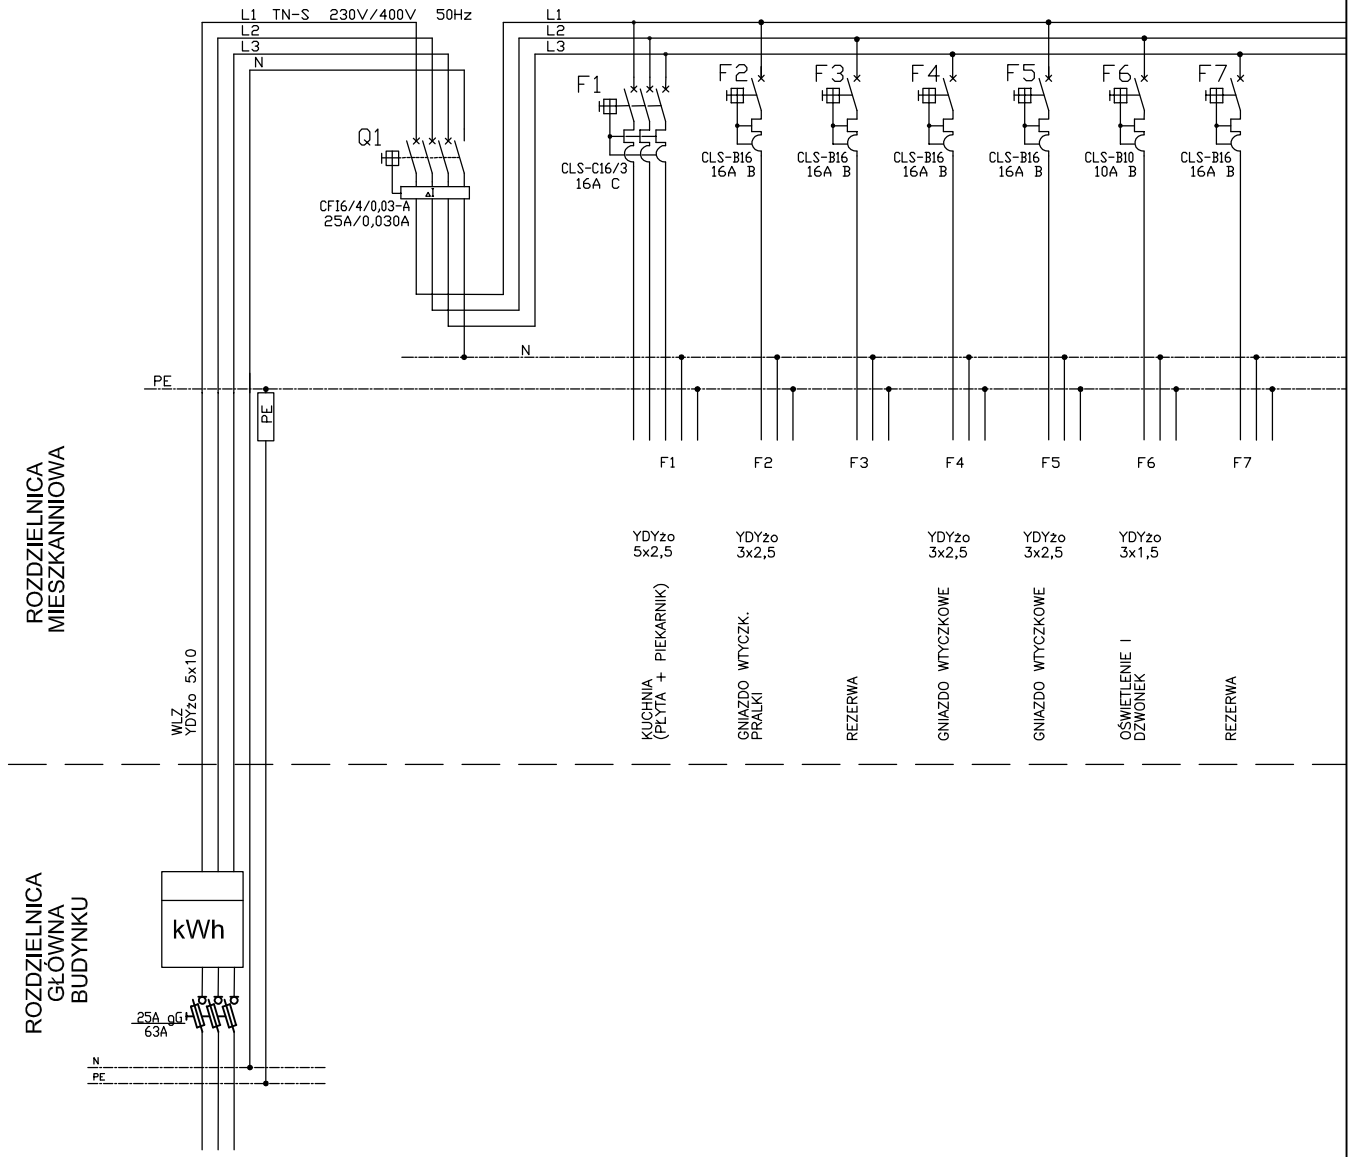

BC-U-1/18-ECO

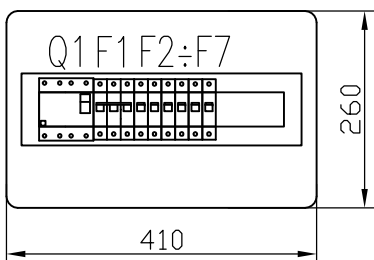

230/400V 50Hz
TN-S SAMOCZYNNE WYŁĄCZENIE ZASILANIA

Temat: Remont i przebudowa budynku wielorodzinnego przy ul. Folwarcznej 3, 67-200 Głogów dz. nr 476, AM-1, obręb: 0009 Żarków			
Inwestor: Gmina Miejska Głogów Rynek 10, 67-200 Głogów			
Projektant:	mgr inż. Marek Maścianica	nr upr.: ZGP-III-630/205/79	podpis:
Sprawdzający:	inż. Kazimierz Węgrzyn	453/73/Wm	
Tytuł rysunku: ROZDZIELNICA RM			
Stadium: PROJEKT WYKONAWCZY		skala: 1:10	nr rys.: E-8
Data: SIERPIEŃ 2010		branża: INSTALACJE ELEKTRYCZNE	

AUTORSKIE STUDIO ARCHITEKTURY ASA sp. z o.o.
53-149 Wrocław, ul. Racławiecka 51/3
tel/fax 71 788 96 14
asaarch@poczta.onet.pl