


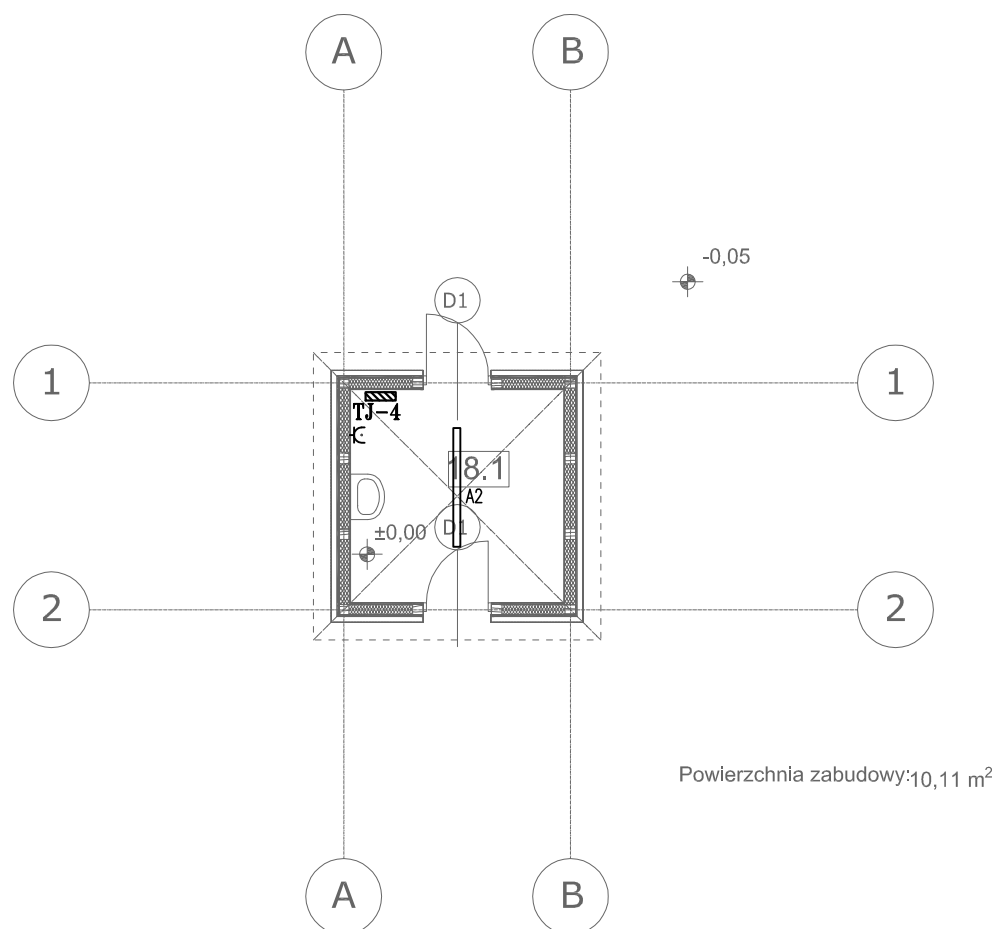

	tablica rozdzielcza
	oprawa nastropowa 1x58W, szczelna IP65, statecznik elektroniczny np. PXF Lighting FIBRA III AC 1x58W

 Vowie STUDIO AL. JANA PAWŁA II 20 64-500 SZAMOTUŁY (61) 292 28 21 / 293 21 44 www.vowie.com.pl voviestudio@onet.pl	nazwa proj. PROJEKT BUDOWLANY INSTALACJI ELEKTRYCZNYCH BUDOWA CENTRUM EDUKACJI PRZYRODNICZEJ WRAZ Z NIEZBĘDNĄ INFRASTRUKTURĄ TECHNICZNĄ - ETAP II
	adres : Park Wrocławski w Lubinie, działka : 189/2
	inwestor : Gmina Miejska Lubin, adres : ul. Kilińskiego 10, 59-300 Lubin.
	nazwa rys. INSTALACJA ELEKTRYCZNA BUDYNKU J - ŚLUZA
nr rys. E05	projektant : mgr inż. Ryszard Konieczka
	opracował : mgr inż. Ireneusz Stefaniak
	sprawił : inż. Halina Kaczmarek
skala 1:100	Wszelkie prawa zastrzeżone VOWIE STUDIO PLUS
	data 09.2013