


	tablica rozdzielcza
	oprawa nastopowa 1x58W, barwa światła 830, szczelność IP65, statecznik elektroniczny, typ PKF Lighting FIBRA III AC 1x58W lub równoważny
	oprawa nastopowa 2x58W, barwa światła 840, szczelność IP65, statecznik elektroniczny, typ PKF Lighting FIBRA III AC 2x58W lub równoważny
	gniazdo natynkowe L+N+PE, 230V/16A IP44, wysokość montażu 1,4m
	gniazdo natynkowe podwójne L+N+PE, 230V/16A IP20, wysokość montażu 0,3m
	wyłącznik pojedynczy natynkowy, 230V, 10A, IP44, wysokość montażu 1,4m
	wyłącznik schodowy natynkowy, 230V, 10A, IP44, wysokość montażu 1,4m
	wyłącznik świecznikowy natynkowy, 230V, 10A, IP20, wysokość montażu 1,4m

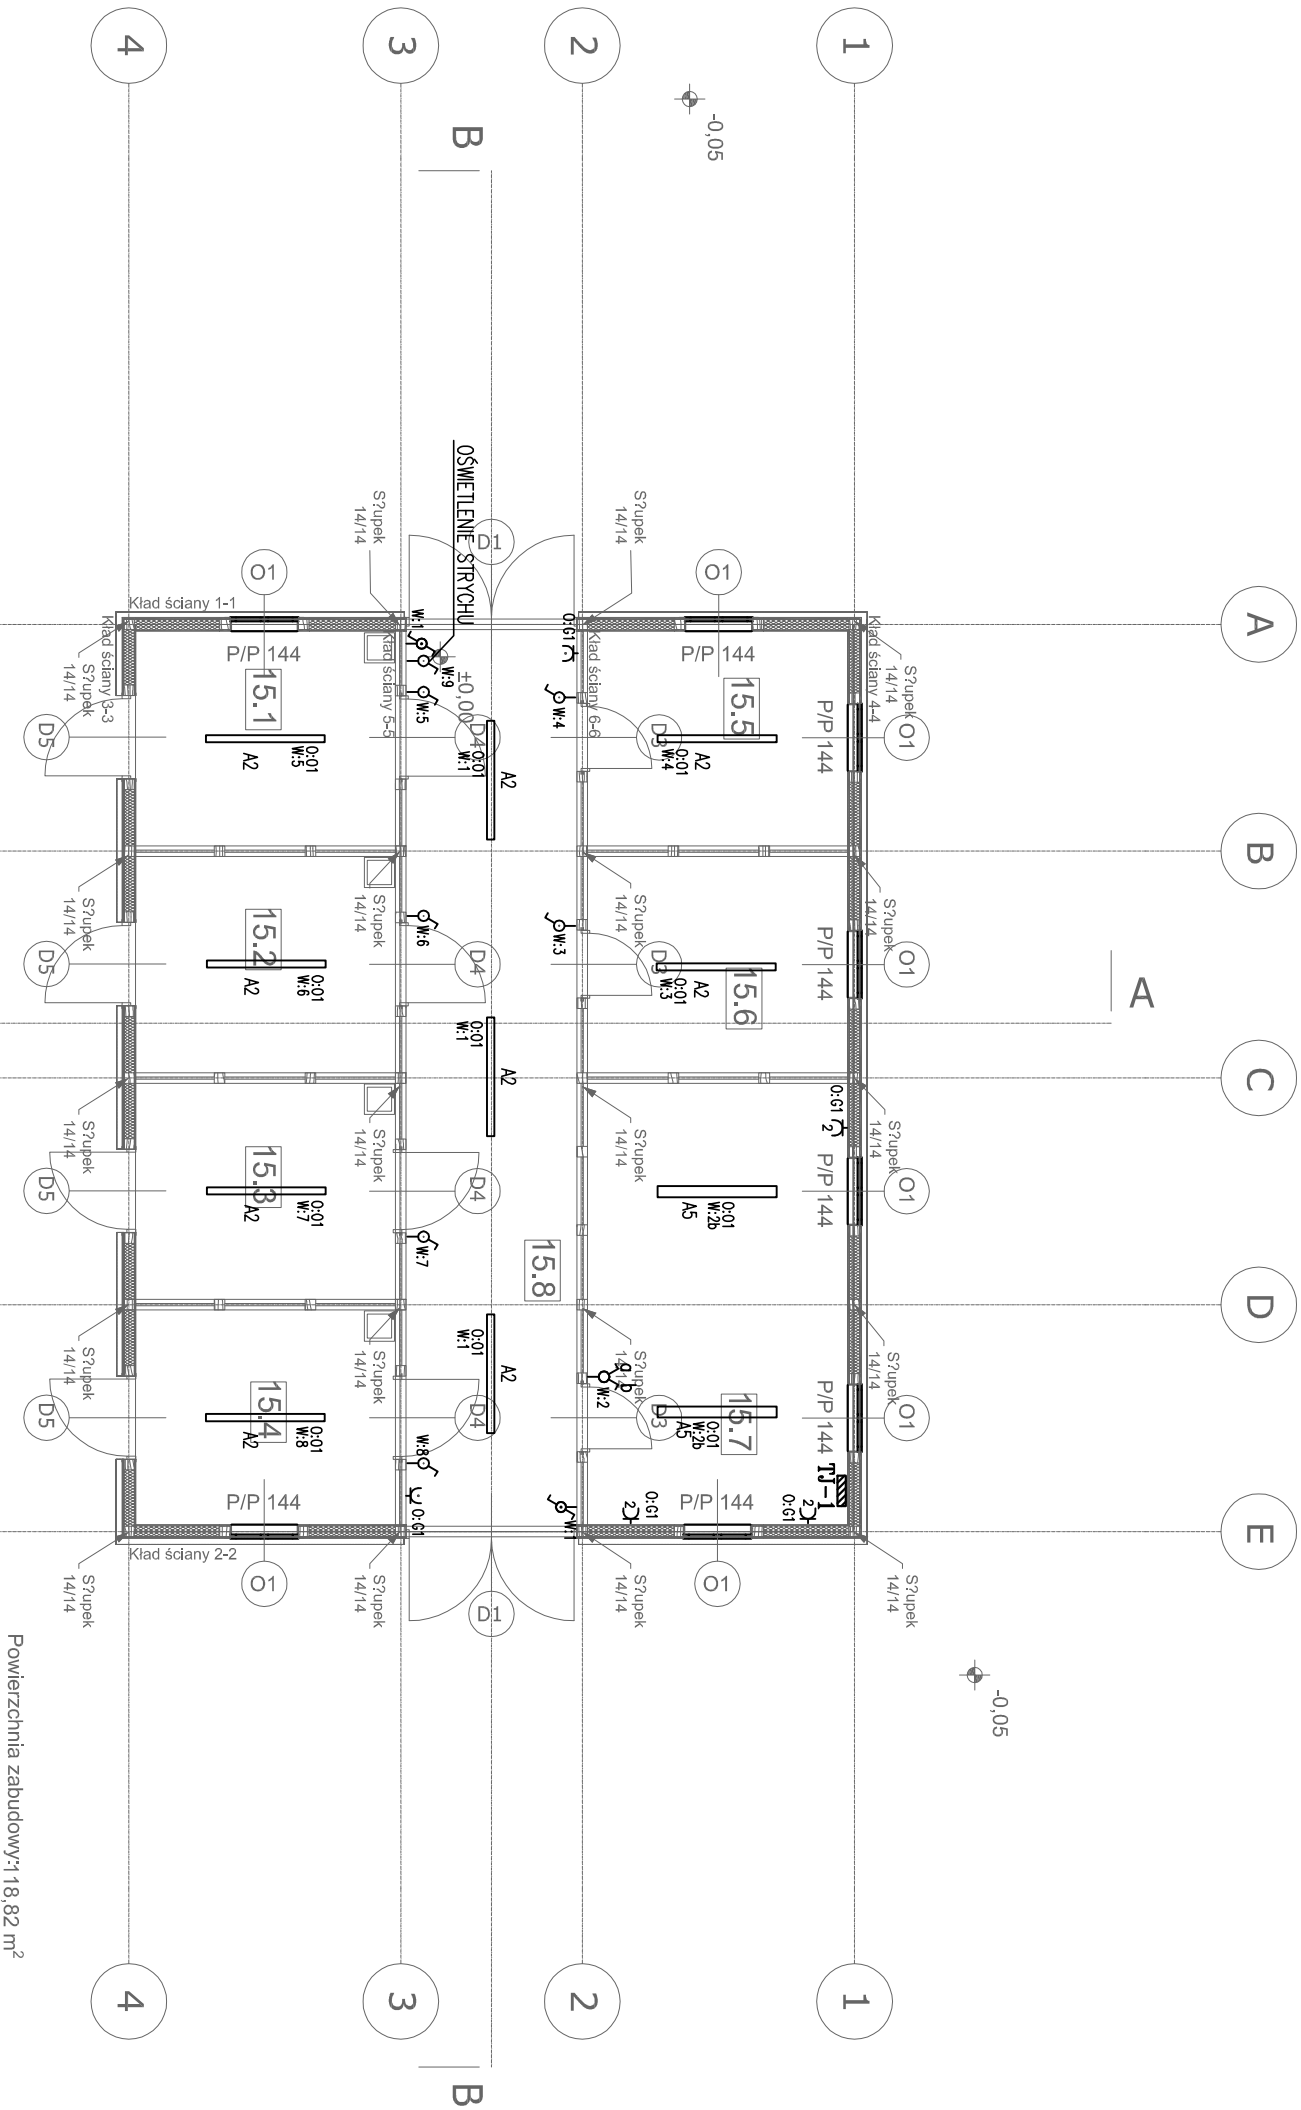

WOWIE STUDIO AL. JANA PAWŁA II 20 65-030 ŻURAWICA (61) 292 28 21 / 293 21 44 www.vowie.com.pl voviestudio@onet.pl		nazwa proj.: PROJEKT WYKONAWCZY INSTALACJI ELEKTRYCZNYCH BUDOWA CENTRUM EDUKACJI PRZYRODNICZEJ WRAZ Z NIEZBĘDNĄ INFRASTRUKTURĄ TECHNICZNĄ - ETAP II	
adres : Park Wrocławski w Lubinie, działka : 189/2		inwestor : Gmina Miejska Lubin, adres : ul. Kilińskiego 10, 59-300 Lubin.	
nazwa rys.: nr rys.: projektant : mgr inż. Ryszard Konieczka opracował : mgr inż. Ireneusz Stefaniak sprawdził : inż. Halina Kaczmarek		INSTALACJA ELEKTRYCZNA BUDYNKU J - STAJNIA OSŁÓW I KUCYKÓW nr upr. 302/81/Pw nr upr. 12/Pw/94	
Skala 1:100		Wszelkie prawa zastrzeżone VOWIE STUDIO PLUS	
		data 11.2013	