


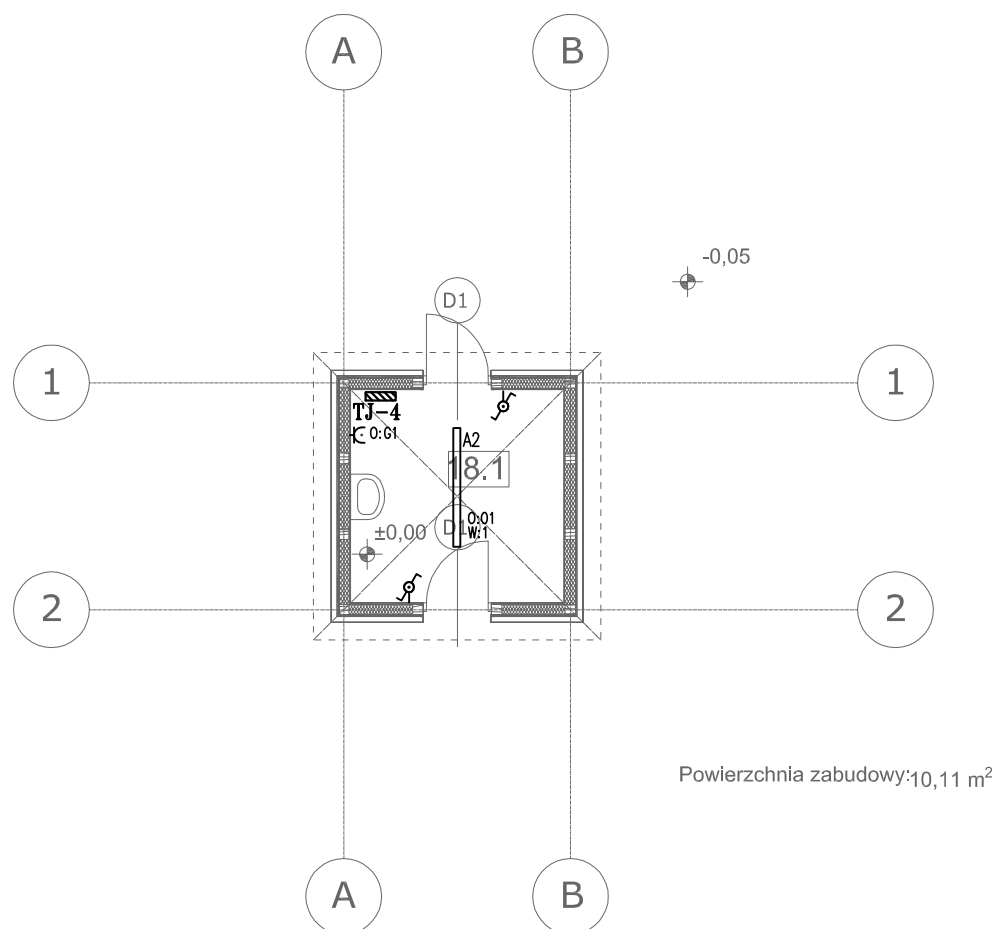

	tablica rozdzielcza
	oprawa nastropowa 1x58W, barwa światła 830, szczelna IP65, statecznik elektroniczny, typ PXF Lighting FIBRA III AC 1x58W lub równoważny
	gniazdo natynkowe L+N+PE, 230V/16A IP44, wysokość montażu 1,4m
	wyłącznik schodowy natynkowy, 230V, 10A, IP44, wysokość montażu 1,4m

 Vowie STUDIO AL. JANA PAWŁA II 20 64-500 SZAMOTUŁY (61) 292 28 21 / 293 21 44 www.vowie.com.pl vowiestudio@onet.pl	nazwa proj. PROJEKT WYKONAWCZY INSTALACJI ELEKTRYCZNYCH BUDOWA CENTRUM EDUKACJI PRZYRODNICZEJ WRAZ Z NIEZBĘDĄ INFRASTRUKTURĄ TECHNICZNĄ - ETAP II	
	adres : Park Wrocławski w Lubinie, działka : 189/2	
	inwestor : Gmina Miejska Lubin, adres : ul. Kilińskiego 10, 59-300 Lubin.	
	nazwa rys. INSTALACJA ELEKTRYCZNA BUDYNKU J - ŚLUZA	
nr rys. E07	projektant : mgr inż. Ryszard Konieczka nr upr. 302/81/Pw	
	opracował : mgr inż. Ireneusz Stefaniak	
	sprawił : inż. Halina Kaczmarek nr upr. 12/Pw/94	
skala 1:100	Wszelkie prawa zastrzeżone VOWIE STUDIO PLUS	data 11.2013